


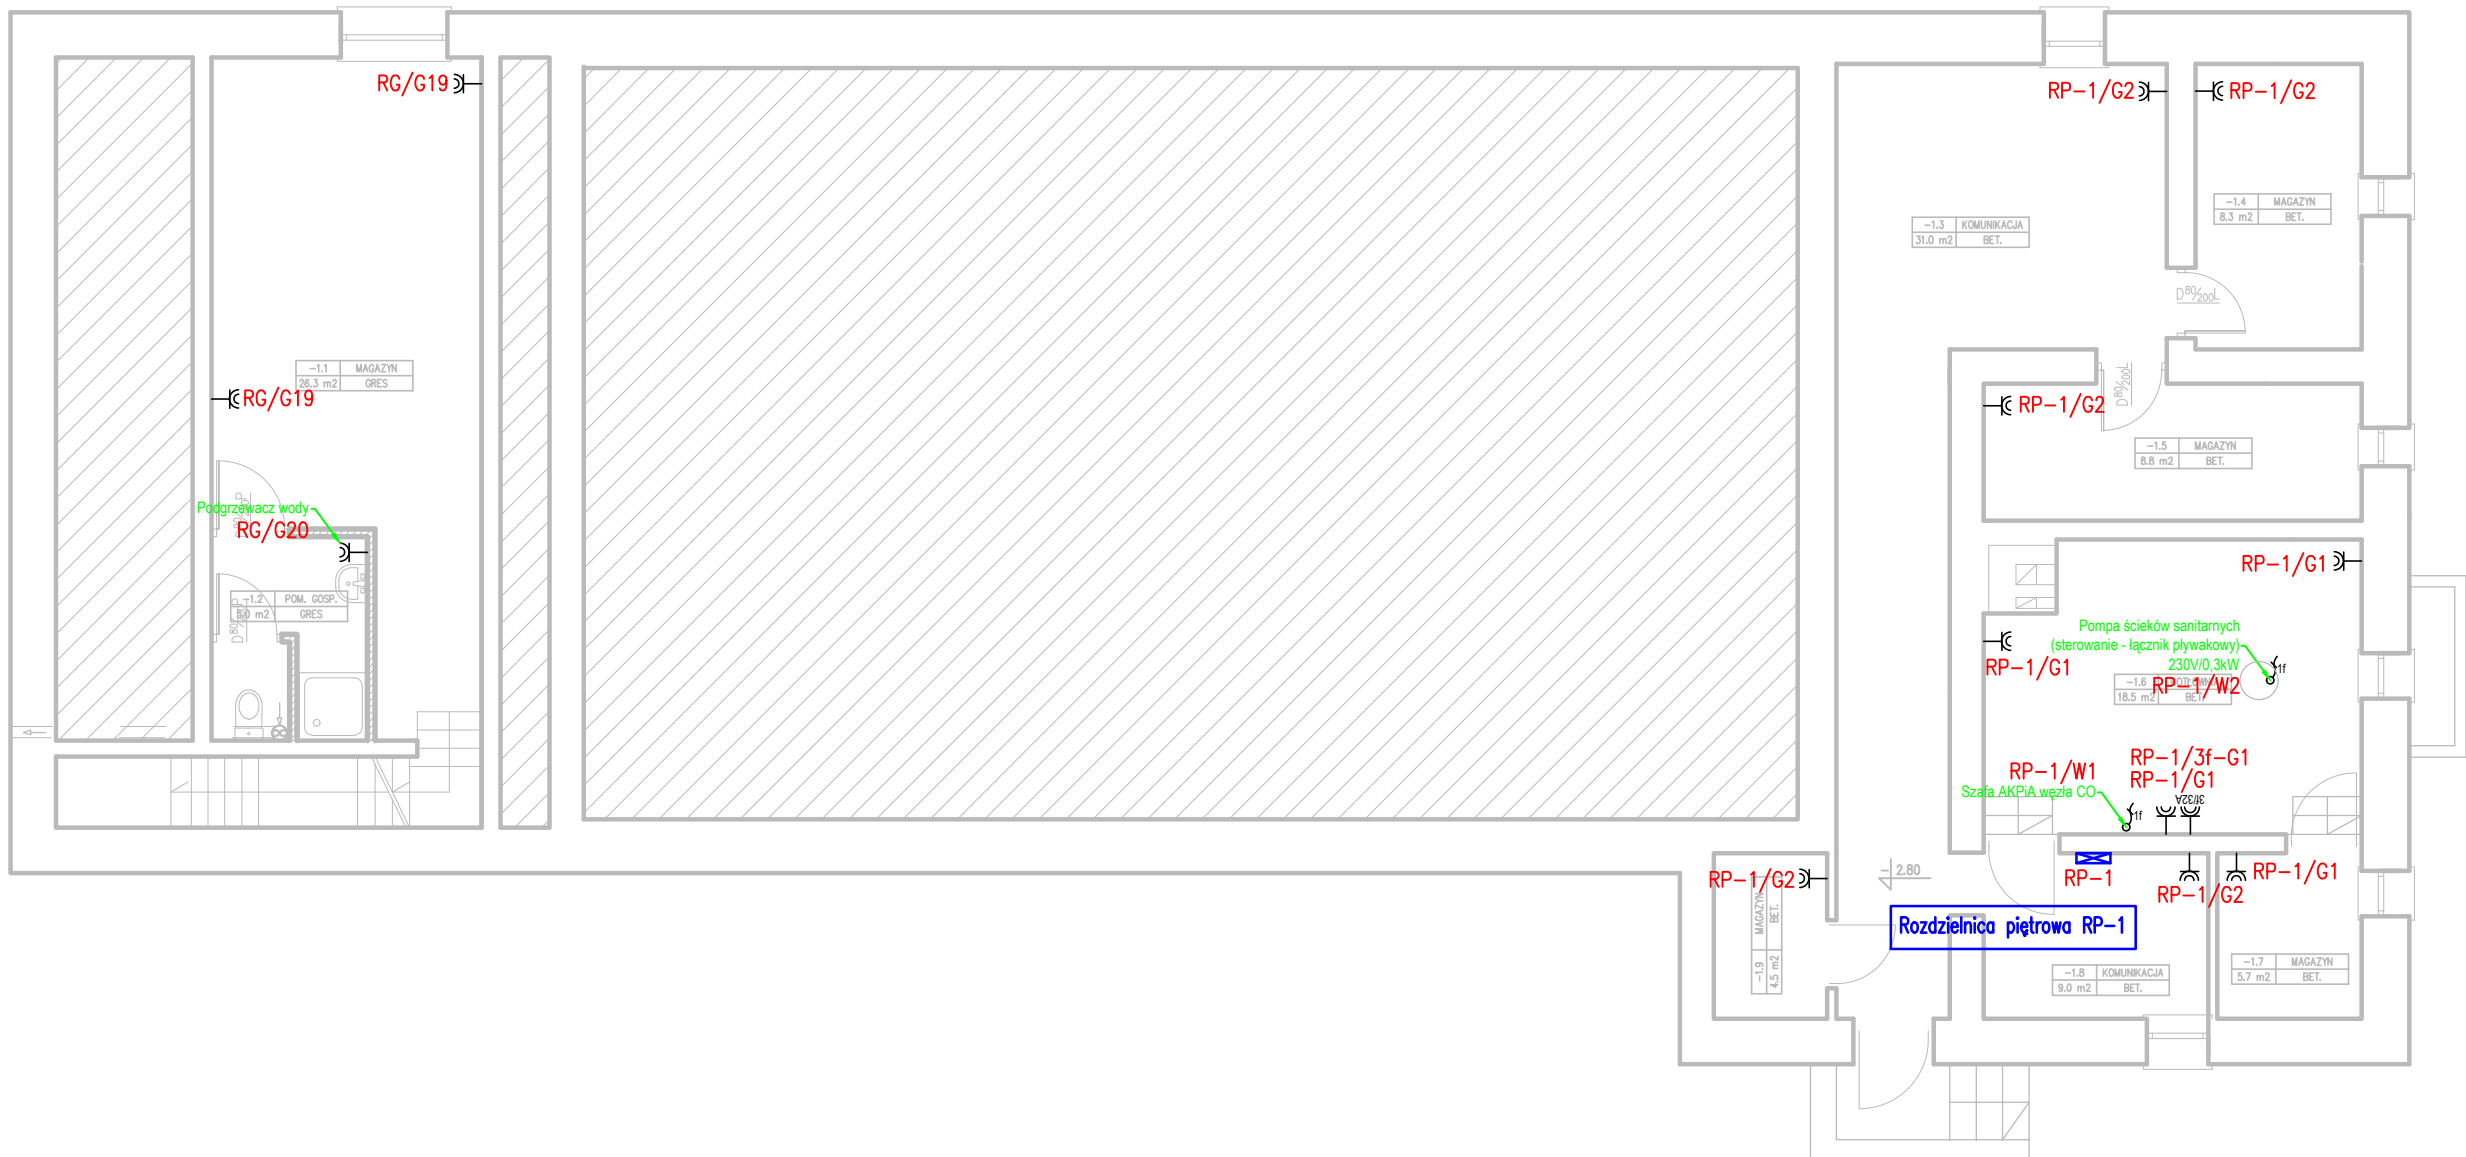

LEGENDA			
Ozn. proj.	Blok	Nazwa	Ilość
		Gniazdo wtyczkowe ze stykiem ochronnym hermetyczne – system ramkowy	12 szt.
		Gniazdo wtykowe 3f, 32A	1 szt.
		Wypust kablowy 1–fazowy do zasilania odbiornika instalowanego na stałe	2 szt.
RP–1		Rozdzielnica piętrowa RP–1	1 szt.

 USŁUGI ELEKTROTECHNICZNE Krzysztof Filipak Projektowanie, kierowanie, nadzór w branży elektrycznej i energetycznej		Objekt: Przebudowa wraz z rozbudową Kina Farys w celu dostosowania do działalności kulturalnej i pielgrzymkowej. Ul. Kazimierza Wielkiego 13, 38-340 Biecz, działka nr ewid. 1074/1		Etap: PW
		Data: 09.2016		
Zespół autorski:		Podpis:		Skala: 1:100
Projektował: mgr inż. Krzysztof Filipak Nr upr. MAP/0131/PWOE/06 w spec. inst. w zakr. elektr. i energ. bez ogr.	Temat: Instalacje elektryczne		Nr rysunku: E04	
Sprawdził: mgr inż. Grzegorz Mazur Nr upr. MAP/0049/PWOE/11 w spec. inst. w zakr. elektr. i energ. bez ogr.	Nazwa rysunku: RZUT PIWNIC Plan instalacji gniazd i zasilania urządzeń		Kod: 09316 Rev: -	
Opracował: mgr inż. Łukasz Karaś				