


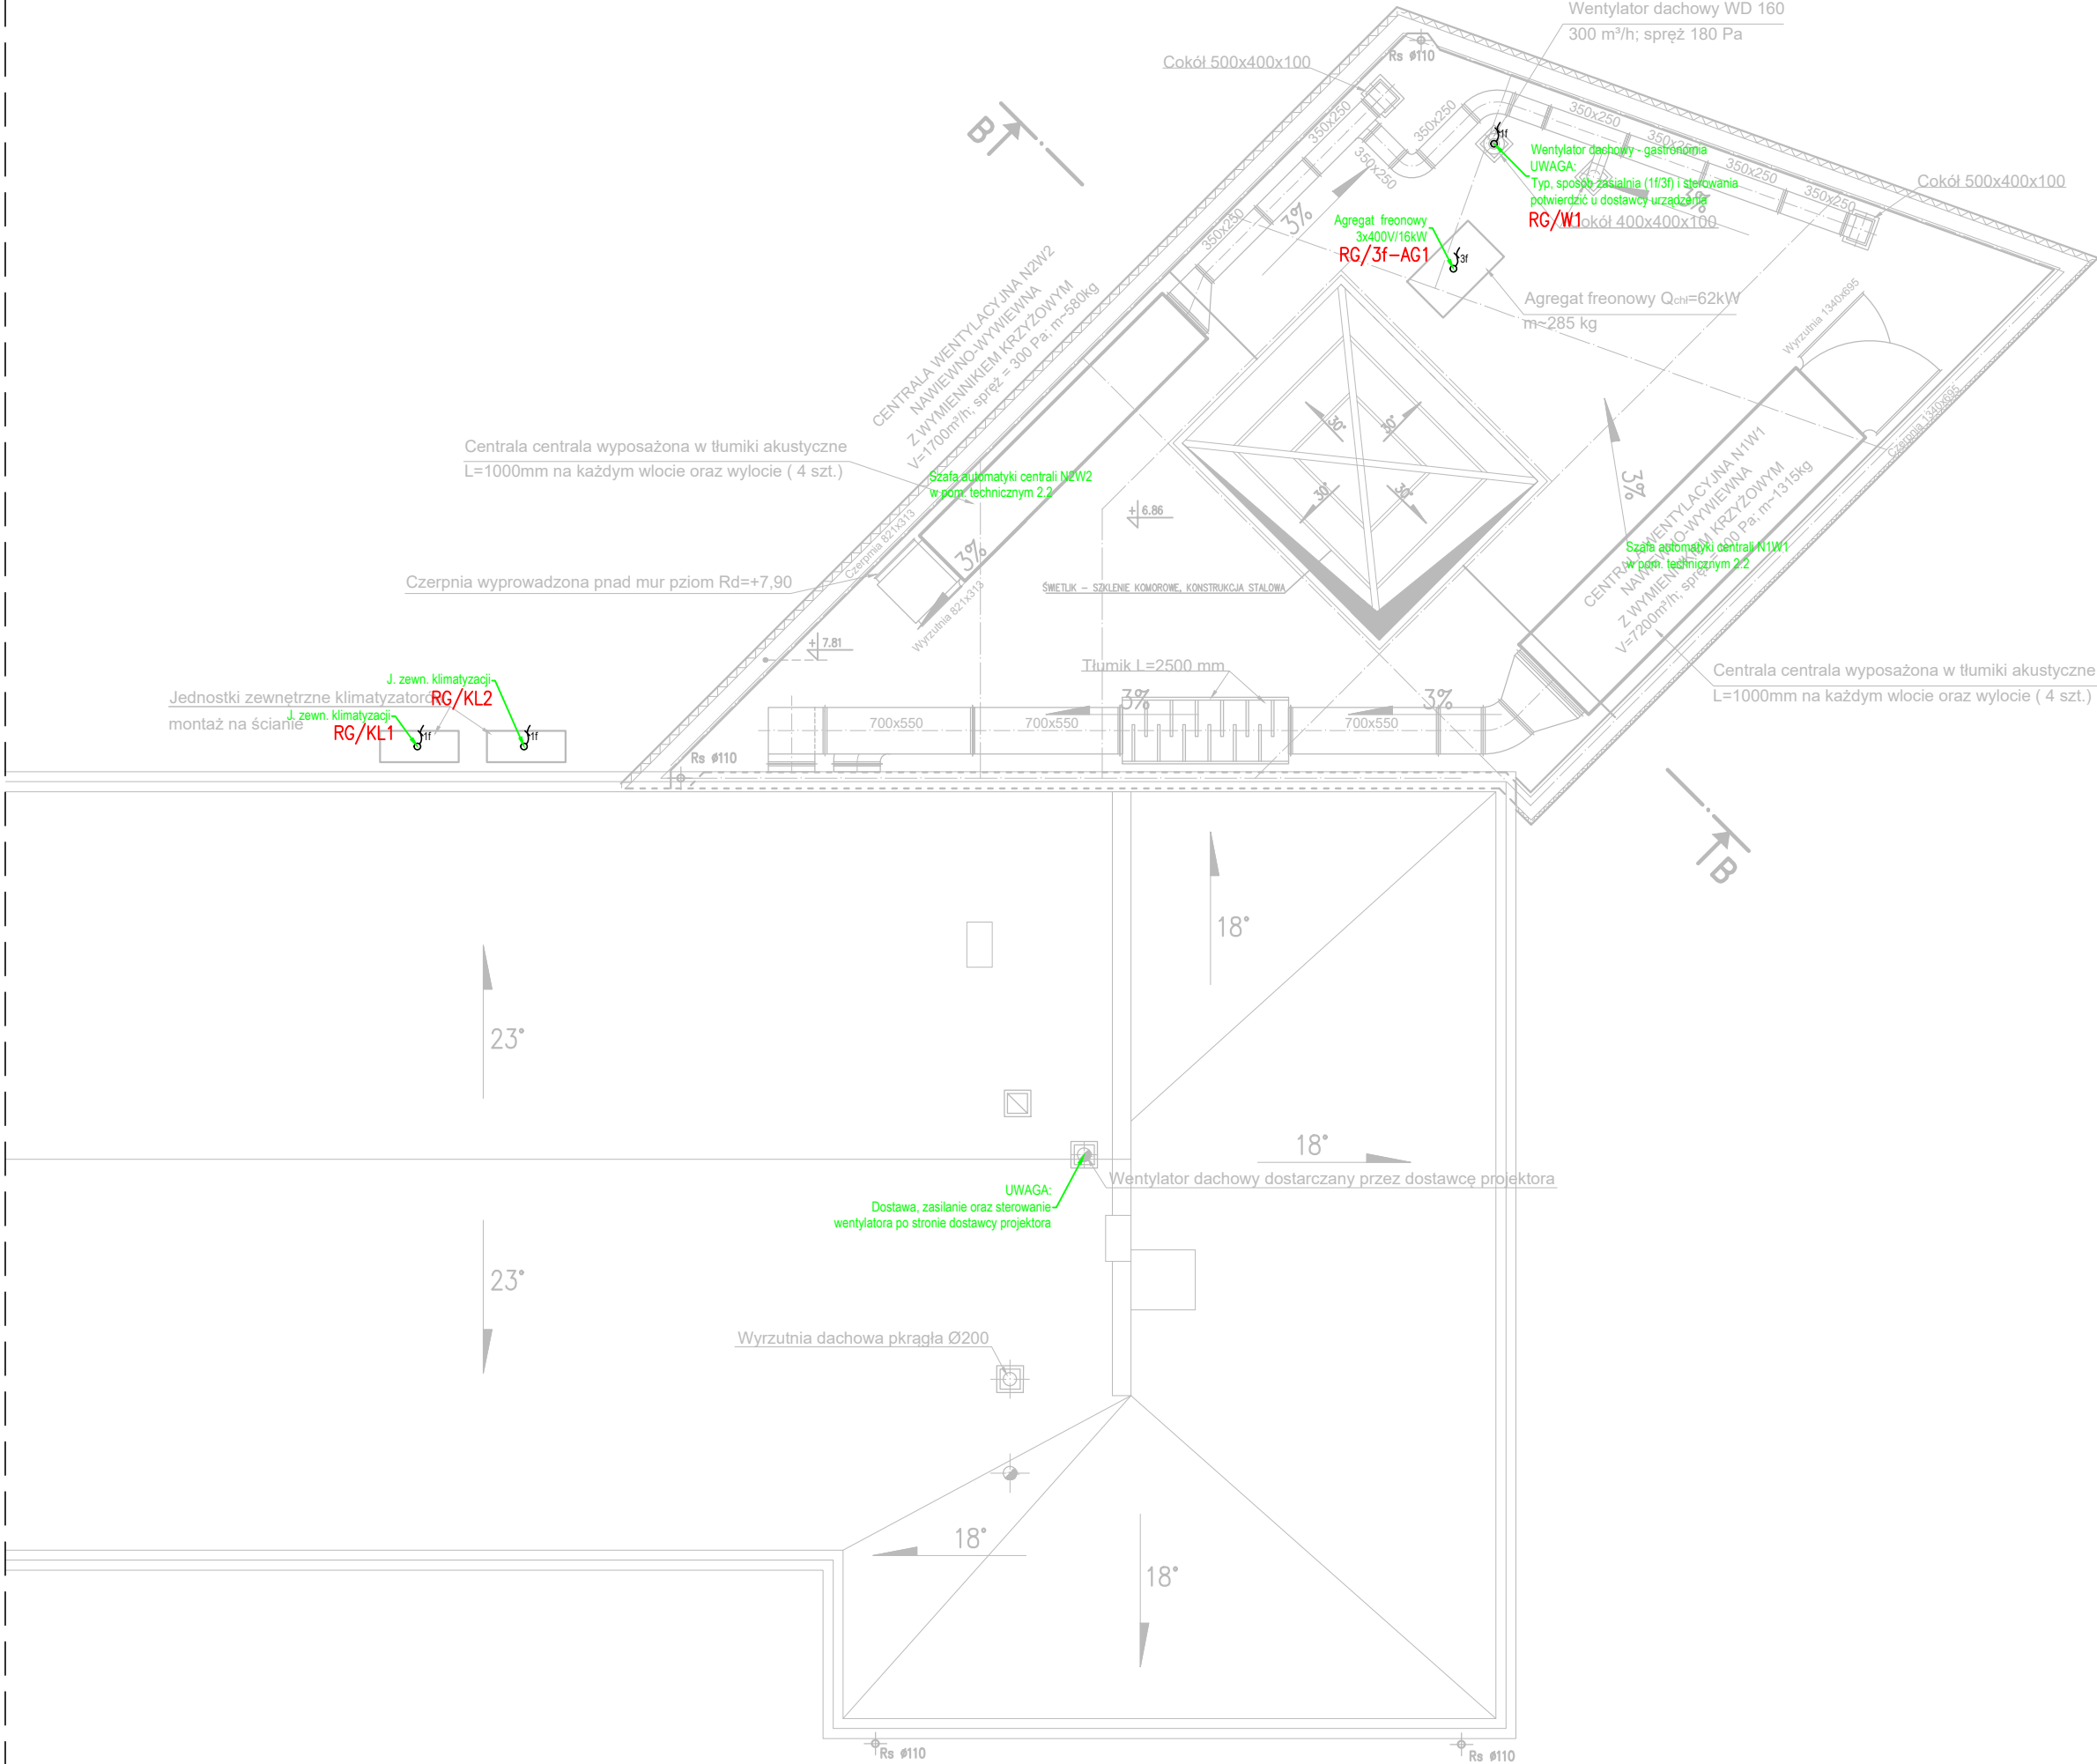

LEGENDA			
Źn. proj.	Blok	Nazwa	Ilość
	1f	Wypust kablowy 1-fazowy do zasilania odbiornika instalowanego na stałe	3 szt.
	3f	Wypust kablowy 3-fazowy do zasilania odbiornika siłowego instalowanego na stałe	1 szt.

 USŁUGI ELEKTROTECHNICZNE Krzysztof Filipak Projektowanie, kierowanie, nadzór w branży elektrycznej i energetycznej Zespół autorski: Projektował: mgr inż. Krzysztof Filipak Nr upr. MAP/0131/PWOE/06 w spec. inst. w zakr. elektr. i energ. bez ogr. Sprawił: mgr inż. Grzegorz Mazur Nr upr. MAP/0049/PWOE/11 w spec. inst. w zakr. elektr. i energ. bez ogr. Opracował: mgr inż. Łukasz Karas Podpis: Obiekt: Przebudowa wraz z rozbudową Kina Farys w celu dostosowania do działalności kulturalnej i pielgrzymkowej. Ul. Kazimierza Wielkiego 13, 38-340 Biecz, działka nr ewid. 1074/1 Temat: Instalacje elektryczne Nazwa rysunku: RZUT DACHU Plan instalacji zasilania urządzeń Etap: PW Data: 09.2016 Skala: 1:100 Nr rysunku: E07 Kod: 09316 Rew: -
--